

PLANIMETRIA CON INDIVIDUAZIONE AREA DI INTERVENTO
scala 1:200

| | |
|--|-----------------------------------|
| | Allaccio acquedotto |
| | Fossa biologica |
| | Lampioni |
| | Quadro elettrico |
| | Ingresso pedonale |
| | Ingresso carrabile |
| | Parcheggio disabile |
| | Parcheggio |
| | Distanza 5 m da confine |
| | Percorsi esterni in autobloccanti |

LEGENDA

PROGETTO
**PROGETTO DEFINITIVO-ESECUTIVO PER
 SISTEMAZIONE DELL'AREA COMUNALE DI
 VIA S. AGATA - BANDO SPORT OUTDOOR 2021**
 CUP. F22H21000330006



COMMITTENTE
COMUNE DI TRESORE CREMASCO
 VIA CARIONI, 13 - 26017
 TRESORE CREMASCO (CR)

| |
|---|
| CONTENUTO |
| STATODI PROGETTO |
| Planimetria con individuazione area di intervento |
| ALLEGATO |
| TAVOLAAR - 03 |
| DATA |
| Ottobre 2022 |

RAGGRUPPAMENTOTEMPORANEO DI PROFESSIONISTI

STUDIO 71
 p.zza Garibaldi, 9 - Crema (CR) 26013
 P.I. - CF 093368760193

ARCHITETTO ROBERTO SABBADINI
 Via Matteotti, 3 - Merlino (LO) 26833
 P.I. 11693600964 - CF SBRR794H07D142Y

INGEGNERE STEFANO BERNARDI
 via Vittorio Gandolini, 33 - Piacenza (PC) 29132
 P.I. 01156320333 - CF BRNSFN67B44G535S

ARCHITETTO ANDREA GIOVANNI DEGANI
 via Solferino, 7 - Misano Gera d'Adda (BG) 24040
 P.I. 03597200165 - CF DGNRRG84R09L400P





studio71
- STUDIO TECNICO ASSOCIATO -
ing. FABRIZIO GAMBERONI - ing. FABIO BETTINELLI
P.zza Garibaldi n.9 CREMA Tel. 0373 458020 e-mail: crema@studio71.eu

PROGETTO DI FATTIBILITA' TECNICA ED ECONOMICA

INTERVENTO DI SISTEMAZIONE DELL'AREA COMUNALE DI VIA S. AGATA

TITOLO DELLA TAVOLA
ESTRATTO DI MAPPA E P.G.T. PLANIMETRIA SOLUZIONI ALTERNATIVE

| | | |
|---|----------------------------------|---------------------|
| I PROGETTISTI F.to Ing. Fabio Bettinelli F.to Ing. Fabrizio Gamberoni | TAVOLA N° A | DATA Maggio 2020 |
| | IL RESPONSABILE DEL PROCEDIMENTO | LA GIUNTA COMUNALE |

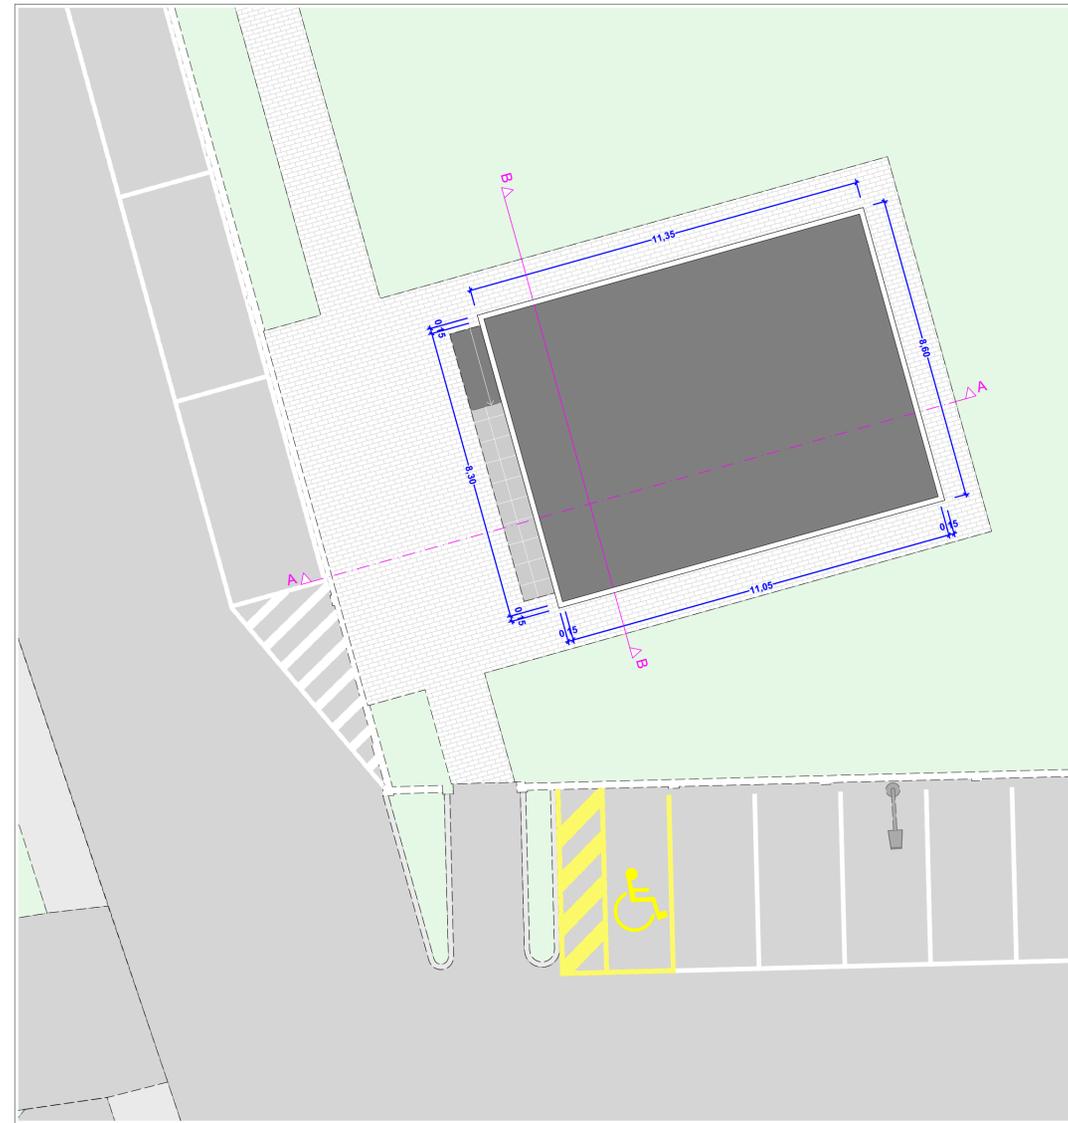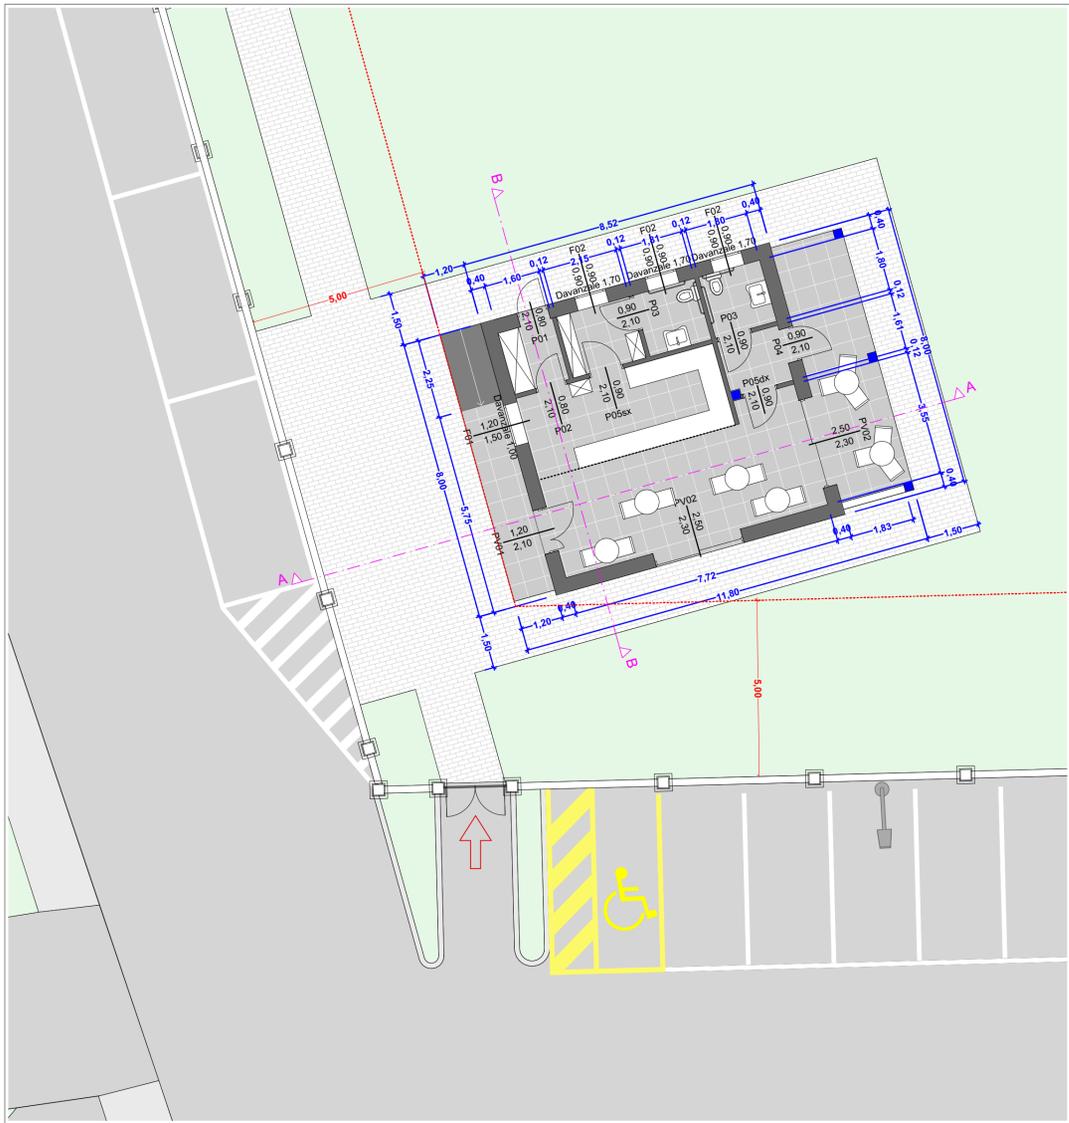

PIANTA PIANO TERRA - LAYOUT FUNZIONALE
scala 1:200


| Numero ZONA / AMBIENTE | Nome ZONA / AMBIENTE | Area da Progetto m ² | Altezza da Progetto m | Sup. illuminante naturale di progetto | Sup. Aerante di progetto | RI | RA | Necessità della Illuminazione artificiale | Necessità della Aerazione artificiale |
|---------------------------------------|-------------------------|---------------------------------|-----------------------|---------------------------------------|--------------------------|------|------|---|---------------------------------------|
| SPAZIO RISERVATO AI DIPENDENTI | | | | | | | | | |
| 1 | Area preparazione | 13,96 | 2,70 | 1,80 | 1,80 | 0,13 | 0,13 | NO | NO |
| 2 | Magazzino | 2,88 | 2,70 | 0,00 | 1,68 | 0,00 | 0,58 | SI | NO |
| 3 | Ripostiglio/Spogliatoio | 3,87 | 2,70 | 0,81 | 0,81 | 0,21 | 0,21 | NO | NO |
| 4 | Wc dipendenti | 3,26 | 2,70 | 0,81 | 0,81 | 0,25 | 0,25 | NO | NO |
| SPAZIO RISERVATO AI CLIENTI | | | | | | | | | |
| 5 | Area somministrazione | 23,40 | 2,70 | 8,54 | 8,27 | 0,36 | 0,35 | NO | NO |
| 6 | Antibagno | 2,90 | 2,70 | 0,00 | 1,89 | 0,00 | 0,65 | SI | NO |
| 4 | WC Clienti | 3,24 | 2,70 | 0,81 | 0,81 | 0,25 | 0,25 | NO | NO |

VERIFICA RAI


N.B.: La fornitura degli arredi **NON** è oggetto dell' appalto dei lavori.

PIANTA PIANO TERRA CON IPOTESI DI ARREDO
scala 1:100


PIANTA COPERTURA
scala 1:100

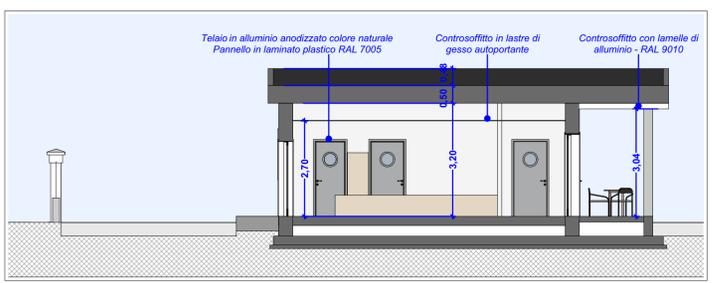


SEZIONE AA
scala 1:100

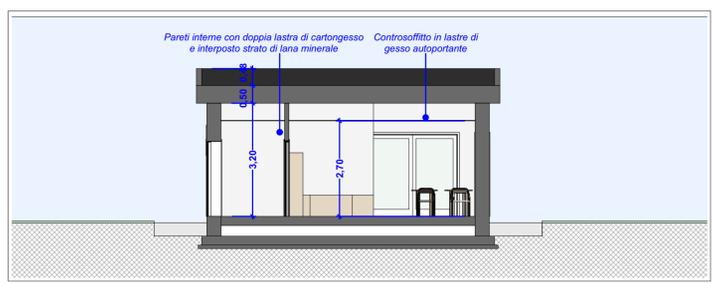


SEZIONE BB
scala 1:100

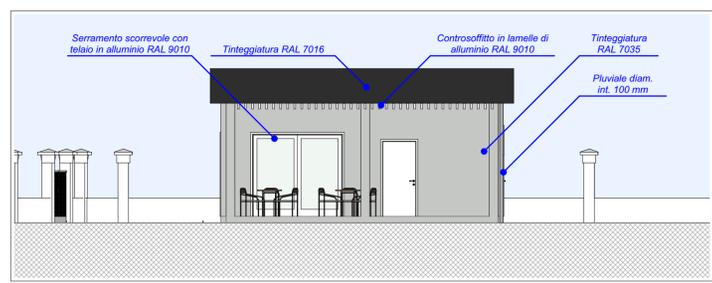


PROSPETTO NORD-EST
scala 1:100

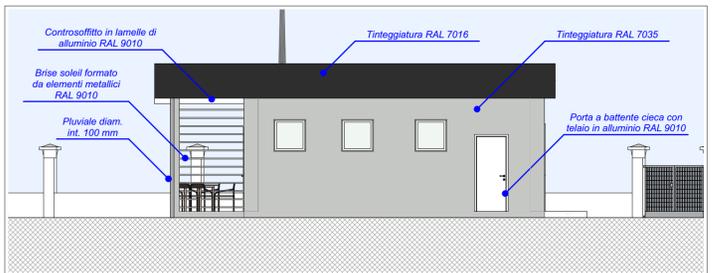

PROSPETTO NORD-OVEST
scala 1:100

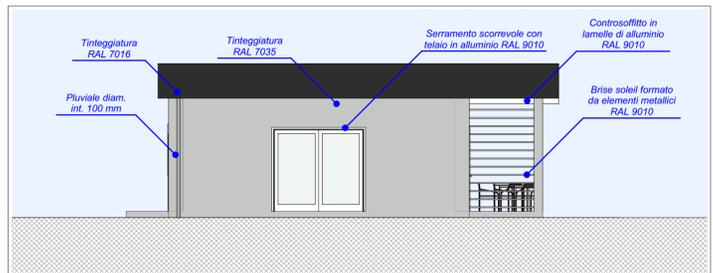


PROSPETTO SUD-EST
scala 1:100

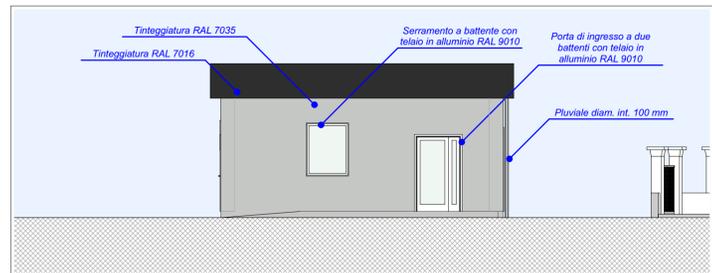

PROSPETTO SUD-OVEST
scala 1:100

DESCRIZIONE INTERVENTO
PROGETTO DEFINITIVO-ESECUTIVO PER SISTEMAZIONE DELL'AREA COMUNALE DI VIA S. AGATA - BANDO SPORT OUTDOOR 2021
 CUP. F22H21000330006

COMMITTENTE
COMUNE DI TRESCORE CREMASCO
 VIA CARIONI, 13 - 26017
 TRESCORE CREMASCO (CR)

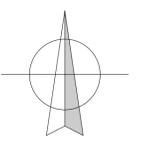

CONTENUTO
STATODI PROGETTO - BAR
 Pianta Piano Terra, Pianta Piano copertura, Layout funzionale, Sezioni AA e BB, Prospetti

ALLEGATO
TAVOLAAR - 04
 DATA
Ottobre 2022


RAGGRUPPAMENTOTEMPORANEO DI PROFESSIONISTI

STUDIO 71
 p.zza Garibaldi, 9 - Crema (CR) 26013
 P.I. - CF 091368760193

ARCHITETTO ROBERTO SABBADINI
 Via Matteotti, 3 - Merlino (LO) 26833
 P.I. 11693600964 - CF BRNR94H07D142Y

INGEGNERE STEFANO BERNARDI
 via Vittorio Gandolini, 33 - Piacenza (PC) 29122
 P.I. 01156320333 - CF BRNSFN67B14G535S

ARCHITETTO ANDREA GIOVANNI DEGANI
 via Solferino, 7 - Misano Gera d'Adda (BG) 24040
 P.I. 03597200165 - CF DGNRRG84R03L400P

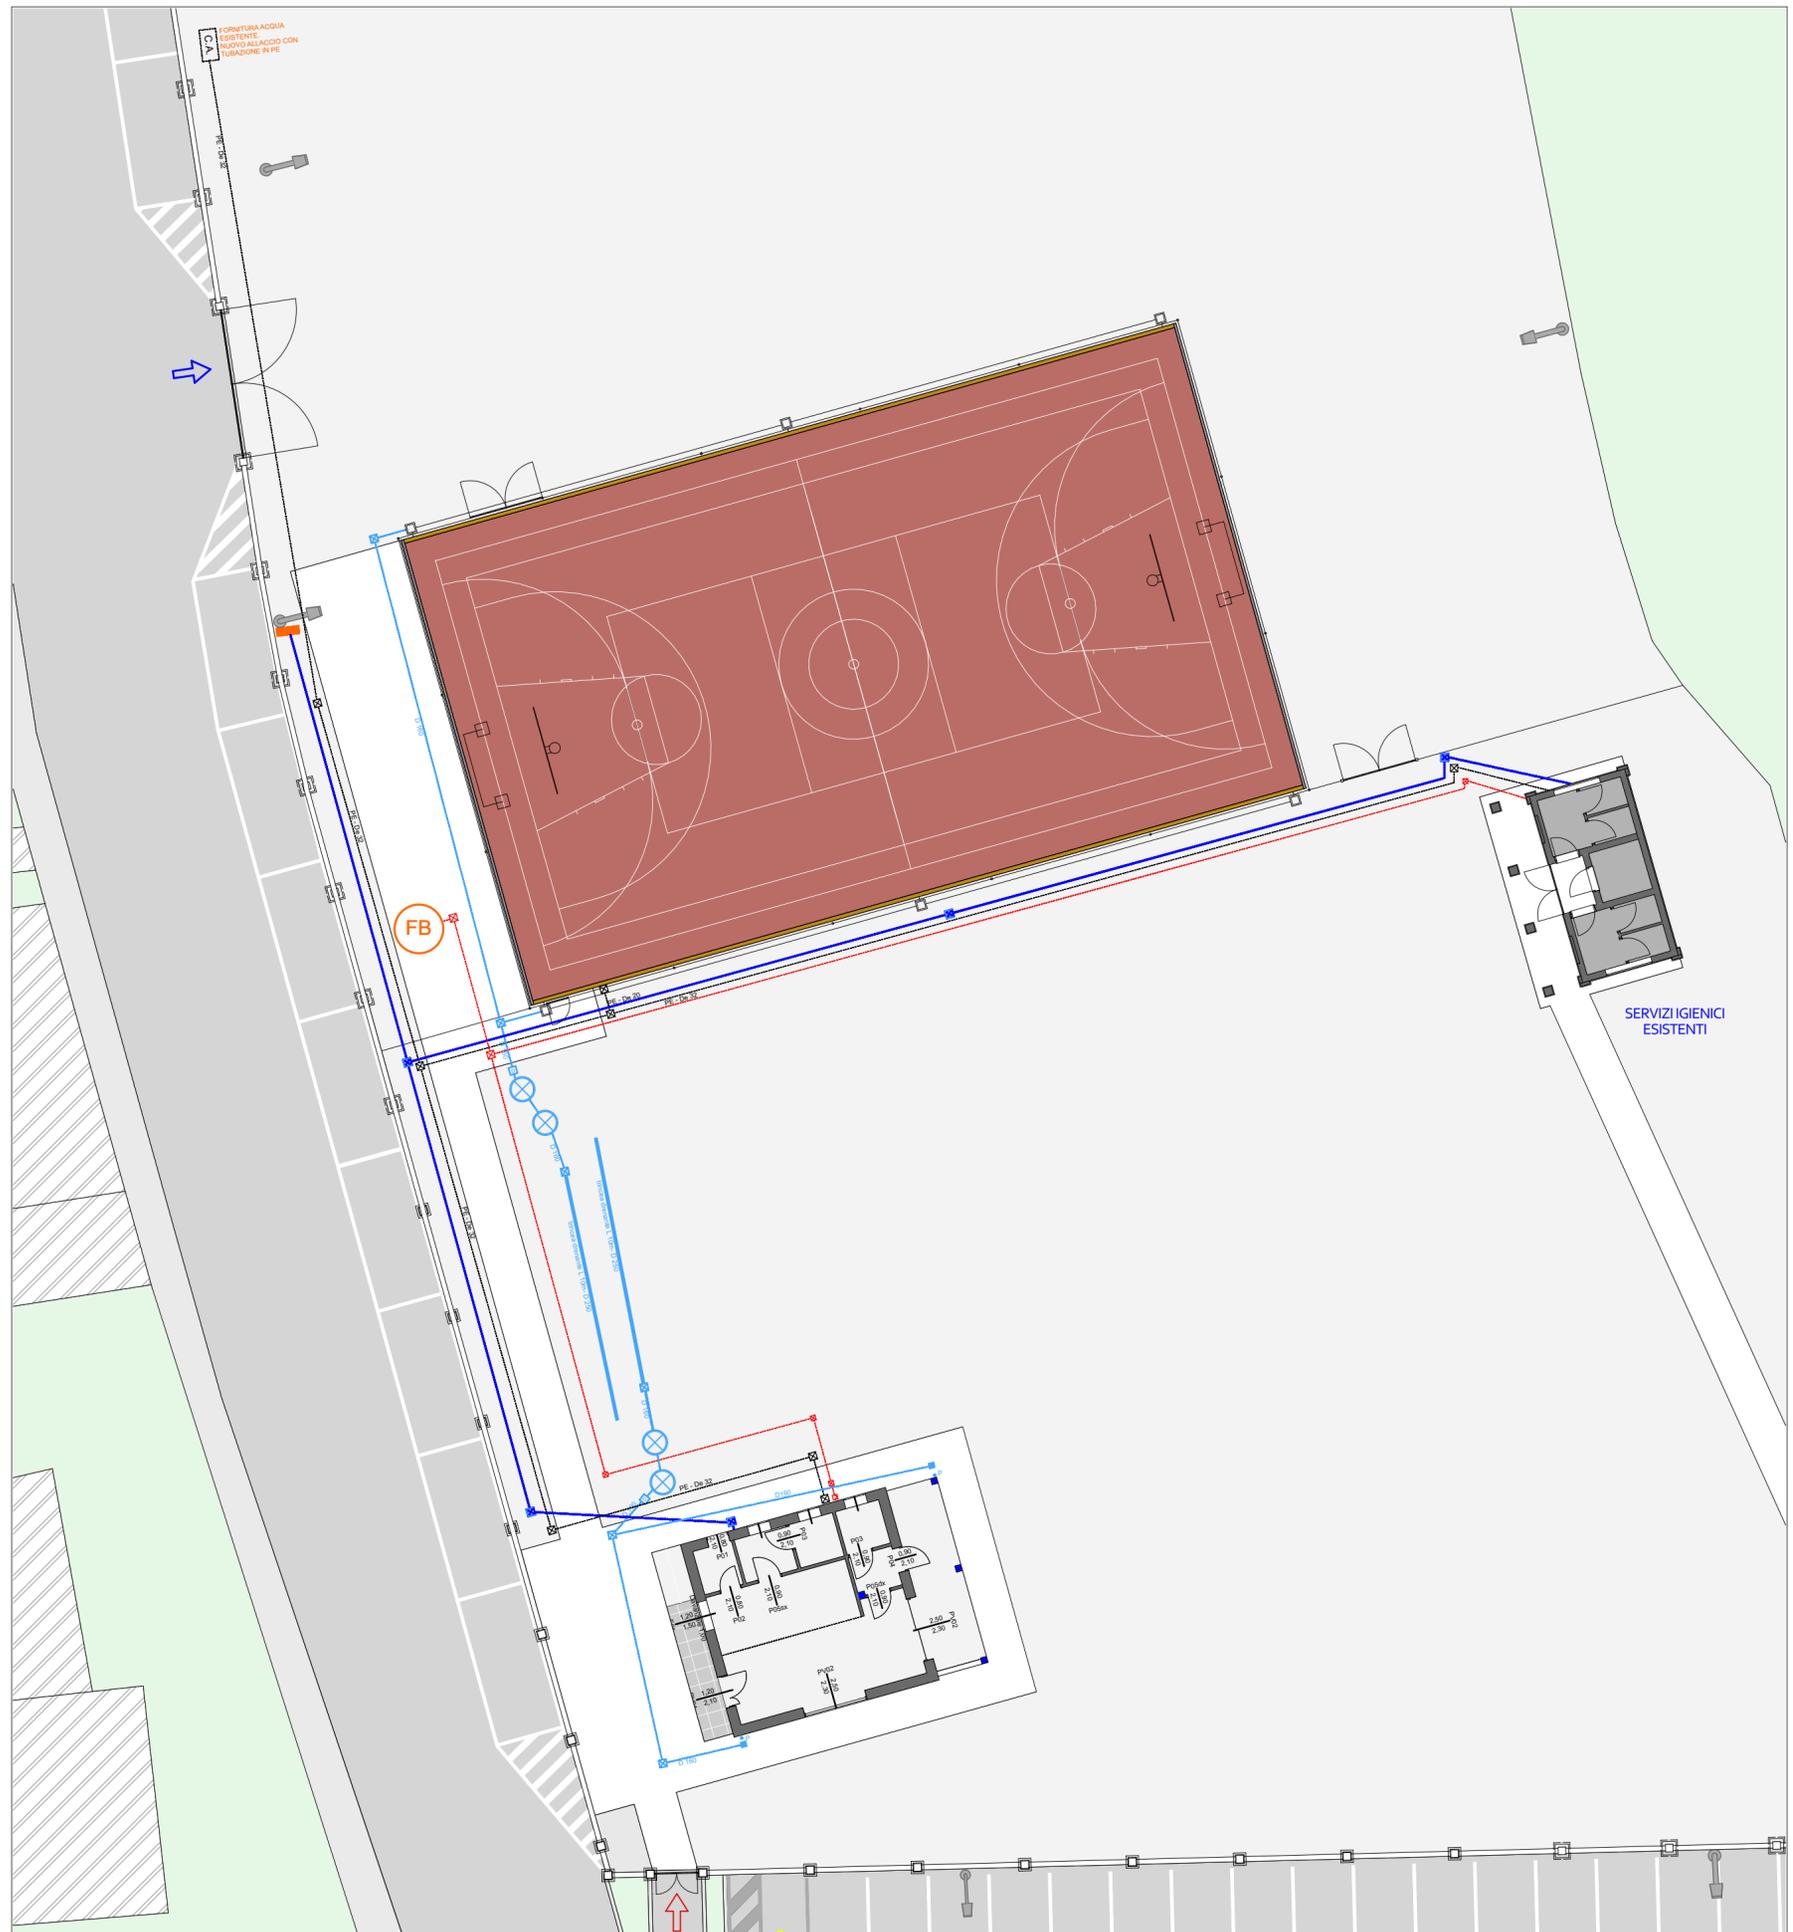

| | | | |
|--|--|--|---|
| | Linea acque meteoriche | | Pozzetto con sifone tipo "Firenze" |
| | Pozzo perdente vol=1 mc H= 150 cm D= 100 cm | | Pozzetto ispezione acque nere |
| | Pluviale | | Fossa biologica esistente |
| | Trincea drenante | | Linea acqua potabile |
| | Caditoia | | Pozzetto ispezione linea acqua potabile |
| | Pozzetto ispezione acque meteoriche | | Linea elettrica |
| | Pozzetto Desabbiatore | | Pozzetto ispezione linea elettrica |
| | Linea acque nere | | Quadro elettrico esistente |

LEGENDA

DESCRIZIONE INTERVENTO

PROGETTO DEFINITIVO-ESECUTIVO PER SISTEMAZIONE DELL'AREA COMUNALE DI VIA S. AGATA - BANDO SPORT OUTDOOR 2021

CUP. F22H21000330006

COMMITTENTE

**COMUNE DI TRESCORE CREMASCO
VIA CARIONI, 13 - 26017
TRESCORE CREMASCO (CR)**

CONTENUTO

STATO DI PROGETTO - RETI ESTERNE

Planimetria con reti esterne

ALLEGATO

TAVOLA AR - 05

DATA

Ottobre 2022

RAGGRUPPAMENTO TEMPORANEO DI PROFESSIONISTI

STUDIO 71

p.zza Garibaldi, 9 - Crema (CR) 26013
P.I. - CF 091368760193

ARCHITETTO ROBERTO SABBADINI

Via Matteotti, 3 - Merlino (LO) 26833
P.I. 11693600964 - CF SBRR94H07D142Y

INGEGNERE STEFANO BERNARDI

via Vittorio Gandolini, 33 - Piacenza (PC) 29122
P.I. 01156320333- CF BRNSFN67B14G535S

ARCHITETTO ANDREA GIOVANNI DEGANI

via Solferino, 7 - Misano Gera d'Adda (BG) 24040
P.I. 03597200165 - CF DGNRR84R03L400P

PLANIMETRIA GENERALE CON RETI ESTERNE
scala 1:200

| | | |
|---|--|--|
|  | Pinno 80x80 per palo di sostegno in rete per palloni in plastica maglia 5m, 10x10 H=4m | Segnalatica di gioco - Campo da basket |
|  | Pinno per palo di illuminazione | Segnalatica di gioco - Campo da pallanuoto |
|  | Pinno 50x50x50 per palo di sostegno H=2.5m per recinzione in rete plasticata romboidale H=2.2m | Segnalatica di gioco - Campo da calcio |
|  | Pozzetto raccolta acque bianche | Reti acque bianche |
|  | Canalina di raccolta acque bianche 16x16cm | Cordolo di contenimento spessore 10cm H25cm |
|  | Recinzione in rete plasticata romboidale H=2,2m | Pinno 100x100x80 per palo di sostegno per canestro |

DESCRIZIONE INTERVENTO

PROGETTO DEFINITIVO-ESECUTIVO PER
SISTEMAZIONE DELL'AREA COMUNALE DI
VIA S. AGATA - BANDO SPORT OUTDOOR 2021
CUP - F22H21000330006

COMMITTENTE

COMUNE DI TRESCORE CREMASCO
VIA CARIONI, 13 - 26017
TRESCORE CREMASCO (CR)

CONTENUTO

Stato di progetto campo polivalente

ALLEGATO

TAVOLA AR - 06

DATA

30/09/2022

RAGGRUPPAMENTO TEMPORANEO DI PROFESSIONISTI


STUDIO 71

p.zza Garibaldi, 9 - Crema (CR) 26013
P.I. - CF 091368760193


ARCHITETTO ROBERTO SABBADINI
Via Matteotti, 3 - Merlino (LO) 26833
P.I. 11693600964 - CF SBBRR794Ho7D14ZY

INGEGNERE STEFANO BERNARDI
Via Vittorio Gandolini, 33 - Piacenza (PC) 29122
P.I. 01156320333 - CF BRNSFN67B14G5355


ARCHITETTO ANDREA GIOVANNI DEGANI
via Solferino, 7 - Misano Gera d'Adda (BG) 24040
P.I. 03597200165 - CF DGNINRG84Ro3L400P

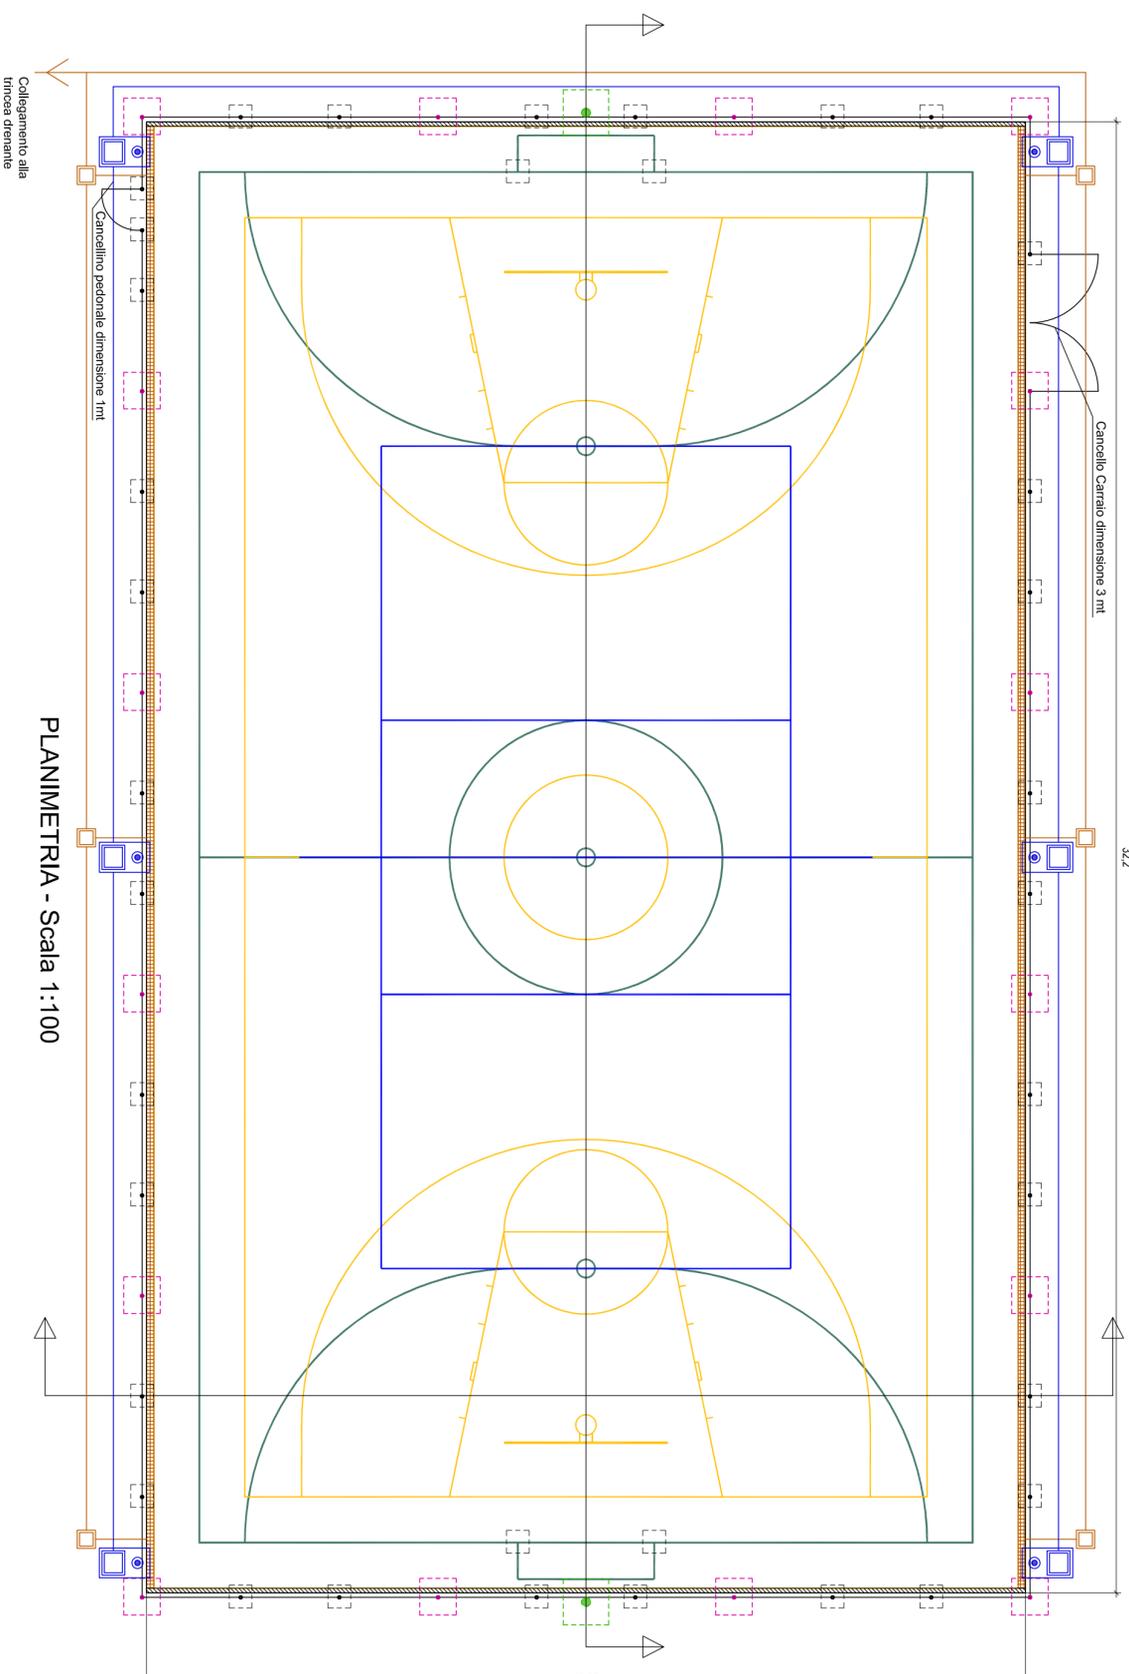

PLANIMETRIA - Scala 1:100

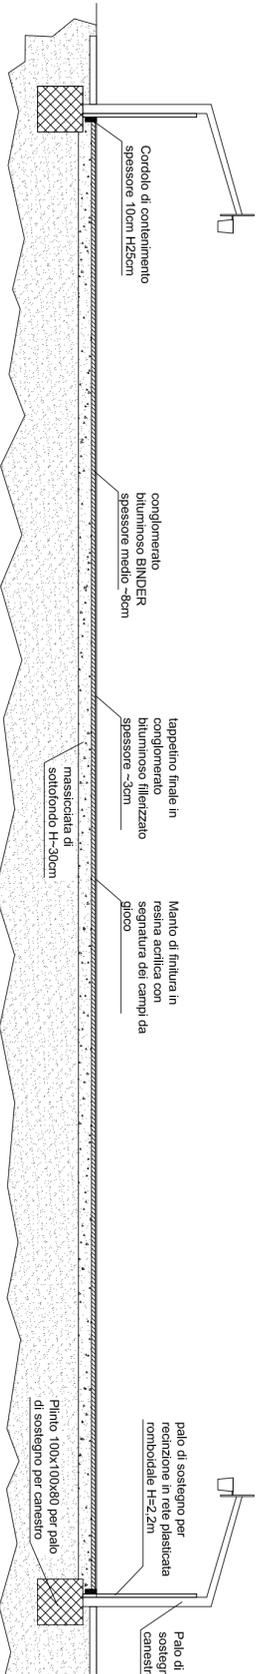

SEZIONE LONGITUDINALE - Scala 1:100

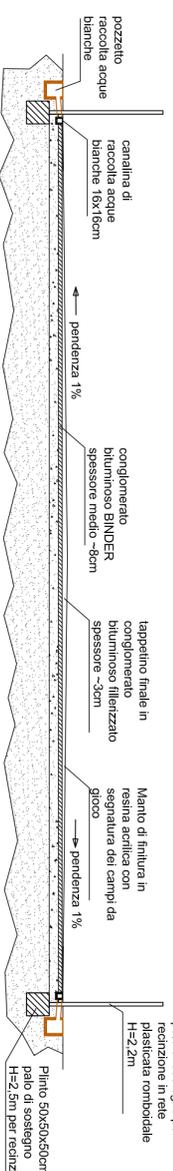

SEZIONE TRASVERSALE - Scala 1:100